


RZUT PIWNIC SKALA 1:100

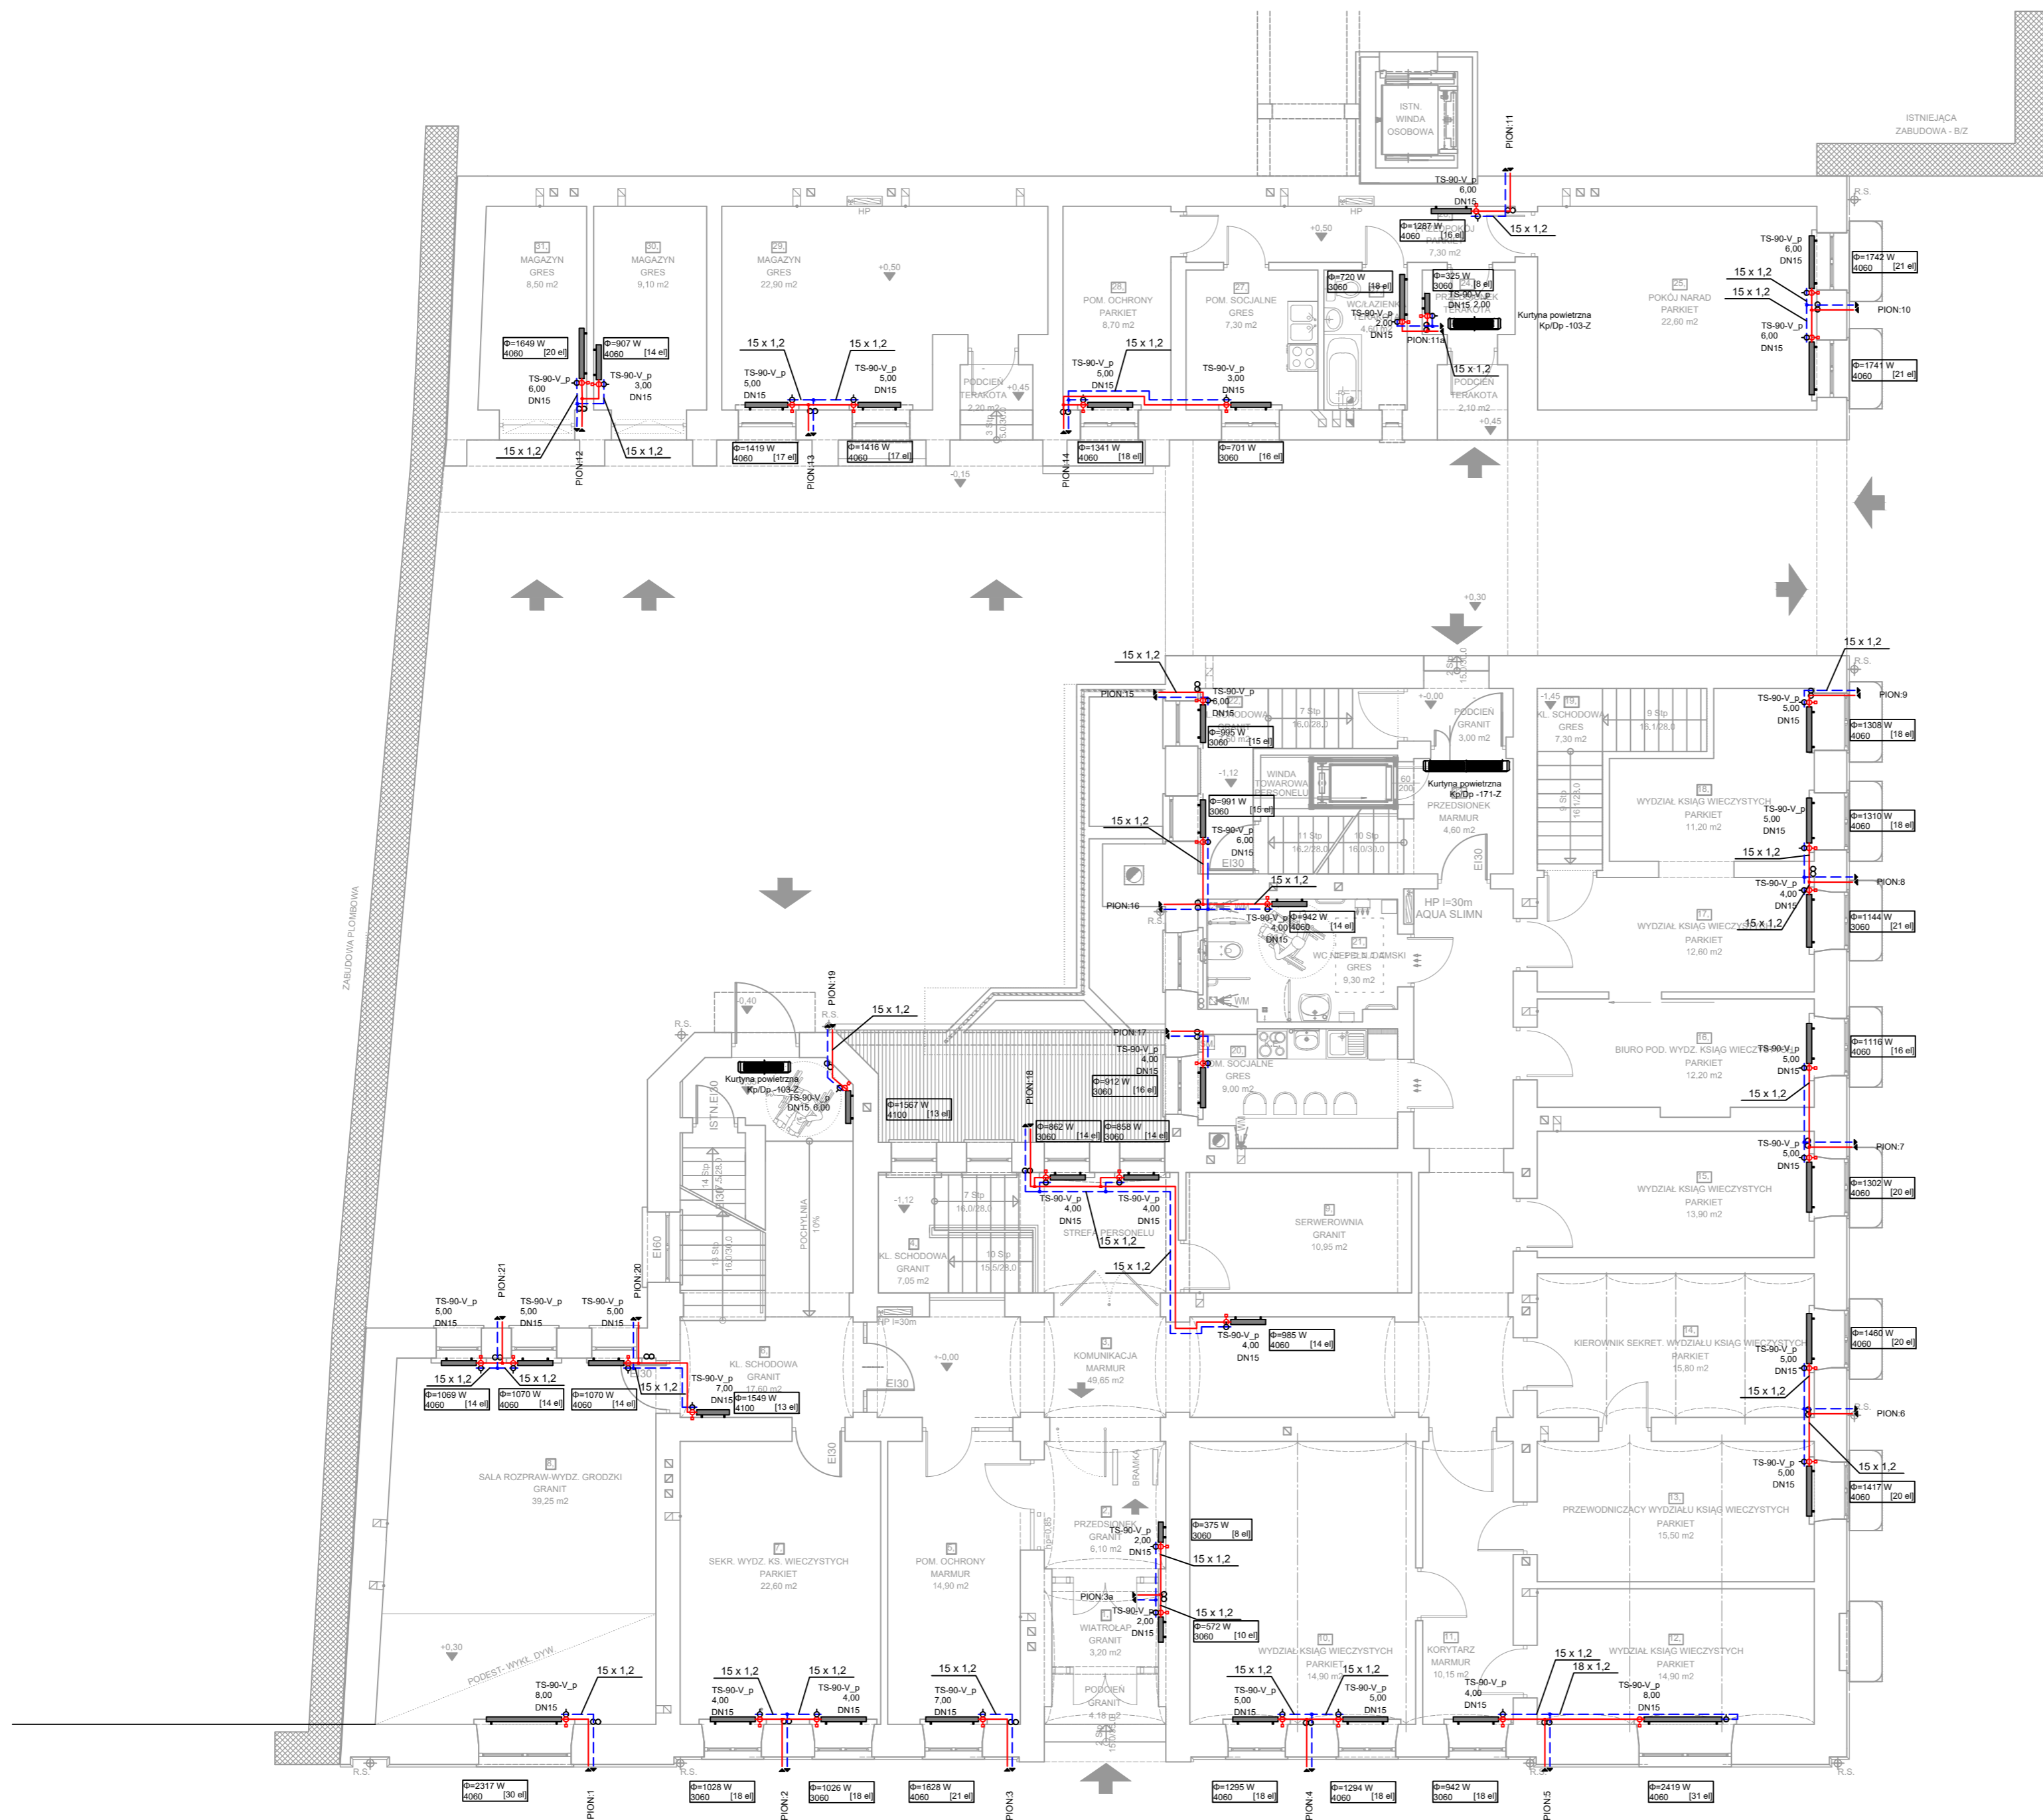

	JEDNOSTKA PROJEKTOWA: Argasiński Robert PROJEKTOWE USŁUGI KOMPUTEROWE "ARGAS" SIEDZIBA: ul. Mączyskiego 27, 37-500 Jarosław BIURO: ul. Czarnieckiego 12, 37-500 Jarosław tel. 16-624-55-53, 603-994-818, 695-248-250		
	Funkcja:	Imię / Nazwisko / Nr Uprawnień / Specjalność	Podpis
	Branża:	SANITARNIA	
	Projektant:	inż. Władysław JAGIELŁO	
Sprawdzający:	mgr inż. Grzegorz BEDNARSKI ul. Świdzińskiego 12, Jarosław		
Nazwa opracowania: PRZEBUDOWA I REMONT BUDYNKU SĄDU REJONOWEGO W JAROSŁAWIU PRZY UL. JANA PAWŁA II 11			
Adres Inwestycji: Jarosław, ul. Jana Pawła II 11 dz. Nr ew. gr. 449/1, obręb nr 0005, powiat jarosławski		Inwestor: SĄD REJONOWY 37-500 w Jarosławiu ul. Jana Pawła II 11	
Tytuł Rysunku:			
Instalacja centralnego ogrzewania- parter			
Faza:	Data:	Skala:	Nr Rys.:
PW	12.2016	1:100	S-7
OPRACOWANIE CHRONIONE PRAWAMI AUTORSKIMI, ZMIANY LUB KOPLOWANIE WYMAGAJA PISEMNEJ ZGODY BIURA			